
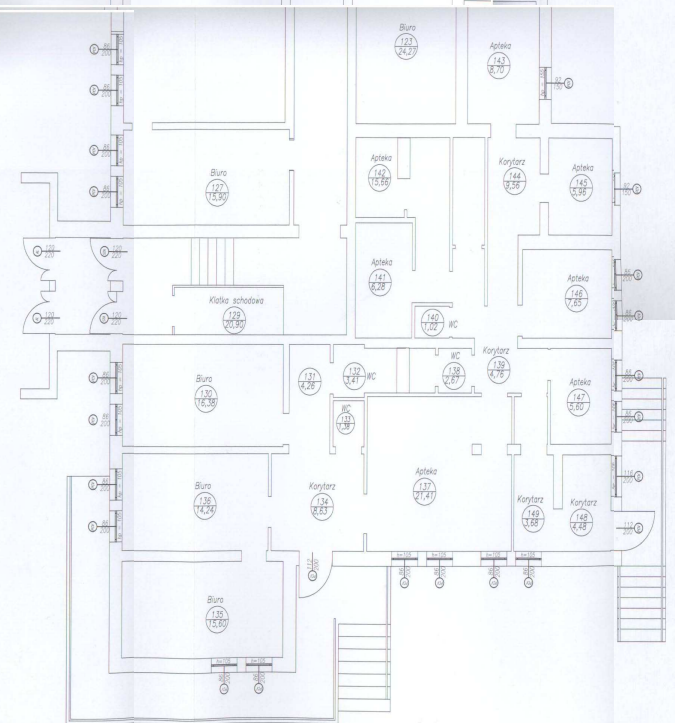


RZUT PARTERU

wewnętrzna instalacja centralnego ogrzewania
skala 1:100

STAROSTWO POWIATOWE
w MALBORKU
82-200 Malbork
Pl. Błowiński 17, tel. 055-646-04-00
fax 055-272-34-52 (AB)

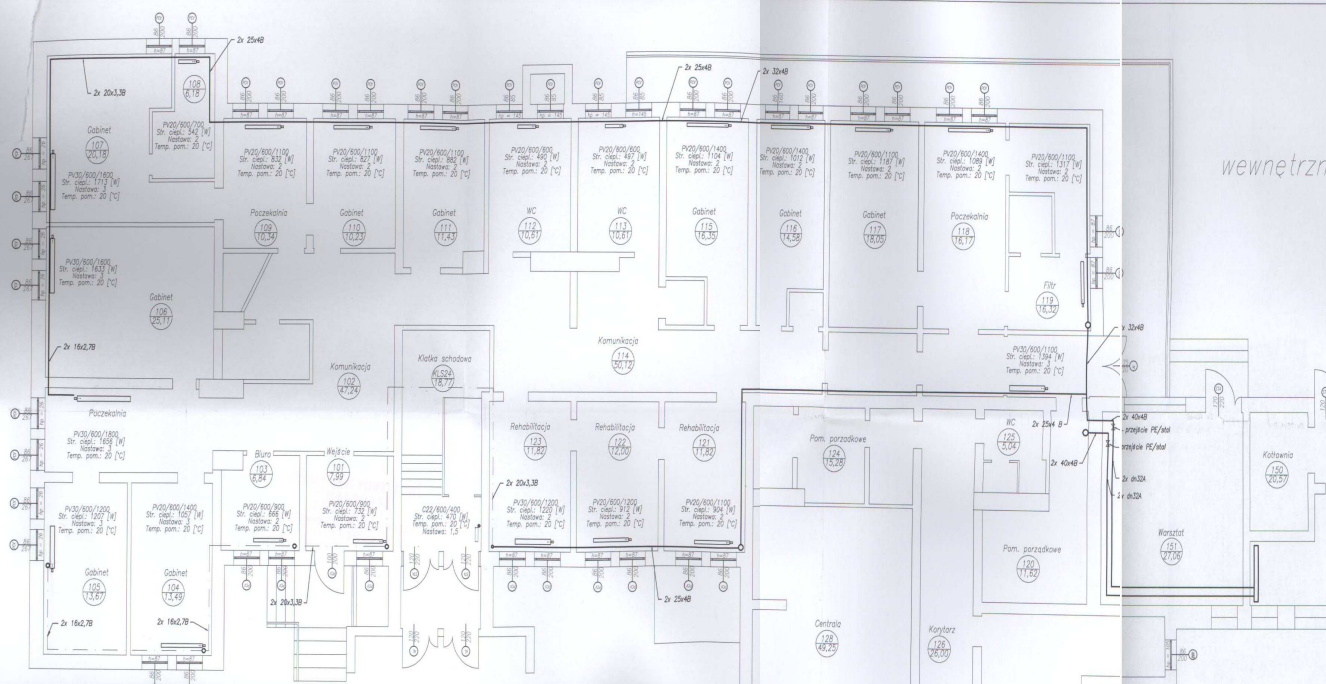


Uwaga:


W najwyższych punktach rurociągów i odborników zamontować zawory odpowietrzni automatyczne.
W najwyższych punktach zamontować zawory odwadniające.
Rurociągi z rur warstwowych do grzejników powiesić w brzoźdach w rurach ochronnych z przedzielnymi przelotkami.
W miejscach przejść przez ściany, wykonaj przejścia w rurach osłonowych, stalowych, o dwie średnice większych od rury przechodzącej.
W miejscach przejść przez ściany oddzielenia pożarowego, zastosować jako wypełnienie przestrzeni pomiędzy rurą ochronną i przegrodą oraz pomiędzy rurą ochronną i instalacją system zabezpieczeń ogniocieknych PROMAT (lub HILT, ROCKWOL) w klasie odporności ogniwowej danej przegrody.
Ogrzejniki okładowe z odpowietrzaniem w kierunku odpowietrzacza.
Przy ogrzejnikach z izolacją 40mm stosować przy podłożach typu „grzejników” montażowe zawory odciążające umożliwiające demontaż grzejnika bez zdejmowania instalacji.
Zs448 – oznaczenie rury stalowej warstwowej PECE/Al/PE, tmax=80°C, pmax=0,6MPa
dn32A – oznaczenie rury stalowej przewodowej ze szwem wg PN-74/fi-74244

P100 DELTA-MAX SC	
82-200 Długość okna/Chromotekologia 6/23	
WZNIEMCA:	DAMI SINE P&E
PROJEKT:	ul. MŁOTOWY WODZNEJ 6, 82-200 SINE P&E Temperatura/obrotowa budowa wieloosobowa – samostanowienie instalacji centralnego ogrzewania
AKCJA:	zobowiązanie wykonawcy Instalacji Centralnego Ogrzewania ul. Młotowej Wodnej 6, 82-200 Sine P&E, tel. 055-646-04-00
BRANŻA:	SHANTARNA
FAZA:	PROJEKT BUDOWLANY
TYTUŁ:	Rzut partiu – wewnętrzna instalacja
PROJEKTANT:	mjr inż. Artur Polowinski
NUMER UPN:	MM/002/PWS/2008
PROJEKTANT:	
NUMER UPN:	
SKALA:	1:100
DATA:	marzec 2010
NR STR.	2

SCHEMAT MONTAŻOWY ROZDZIELACZA

STAROSTWO POWIATOWE
w MALBORKU
 82-200 Malbork
 Pl. Słowiański 17, tel: 055-846-04-00
 fax 055-272-34-62 (AB)

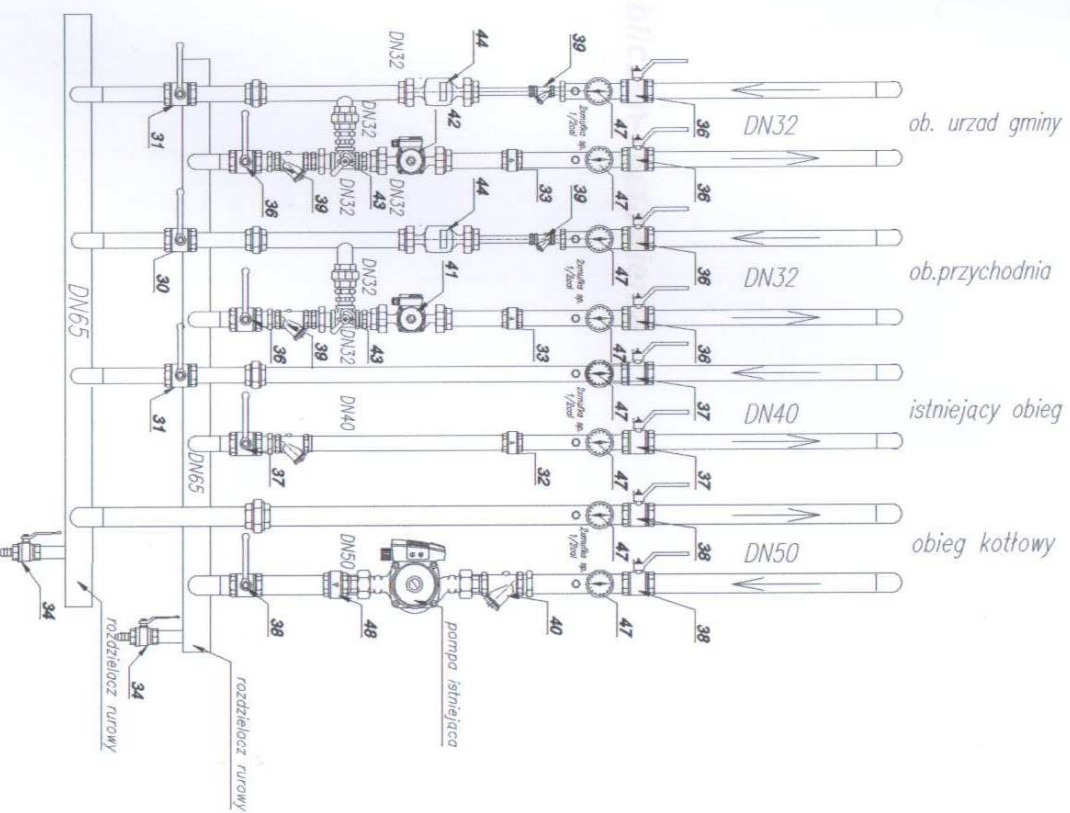

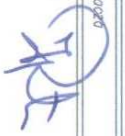INWESTOR:	GMINA STARE POLE ul. MARYNARSKI WOLENIŃSKI 6, 82-220 STARE POLE
PROJEKT:	Termomodernizacja budynku wielofunkcyjnego – remont wewnętrznej instalacji centralnego ogrzewania
ADRES:	Budynek wielofunkcyjny Urzędu Gminy w Starym Polu ul. Marynarski Wojenel 6, 82-220 Stare Pole, dz. nr 643/1
BRANŻA:	SAWITARIA
FAZA:	PROJEKT BUDOWLANY
TEMAT:	Schemat montażowy rozdzielacza
PROJEKTANT:	mgr inż. Jerzy Petruszewicz
NUMER UPR.:	WAJ/0020/PWDS/2008
PROJEKTANT:	
NUMER UPR.:	
SKALA:	DATA: marzec 2010 NR PIS.: 6